


平田地区配水管布設替工事

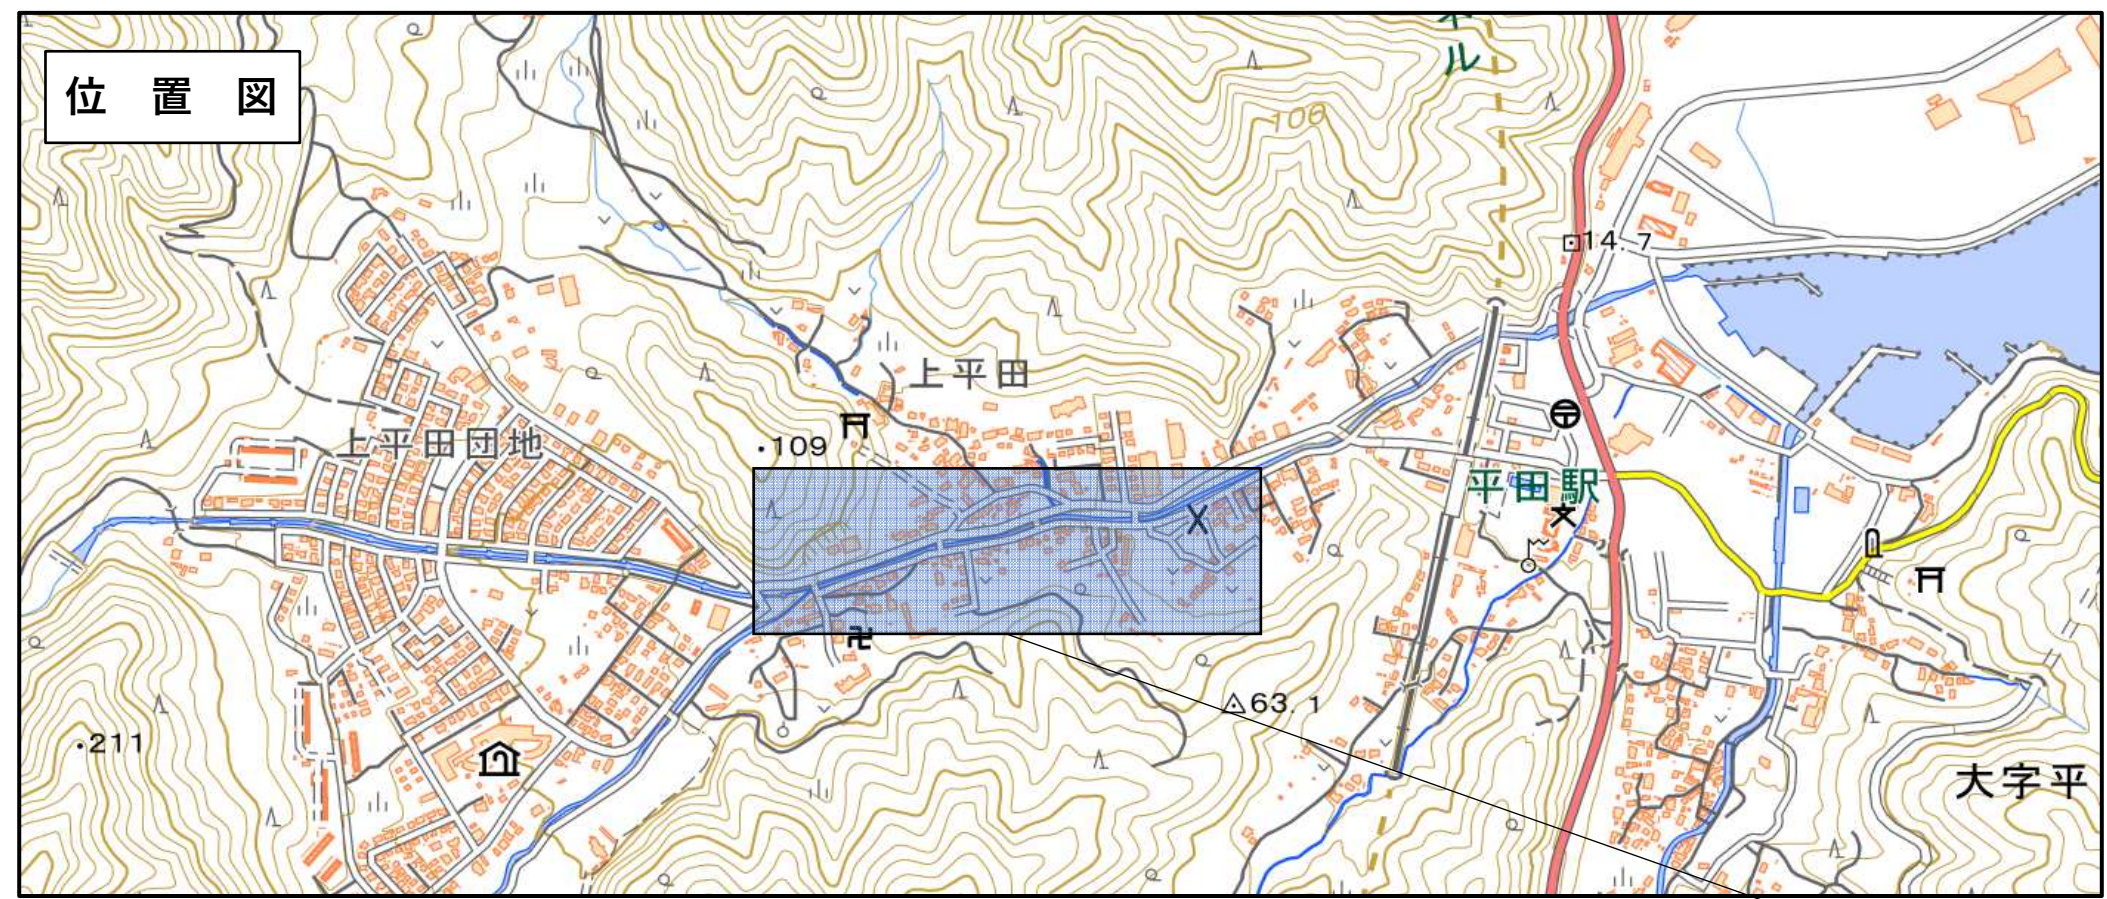

施工箇所

釜石市大字平田第2地割 地内

施工延長 L= 157.0m

配水管布設工 HPPEφ100 L= 149.7m


管閉塞工 N=1式


給水管布施工 PPφ20,25 N= 7か所

起点付近




終点付近

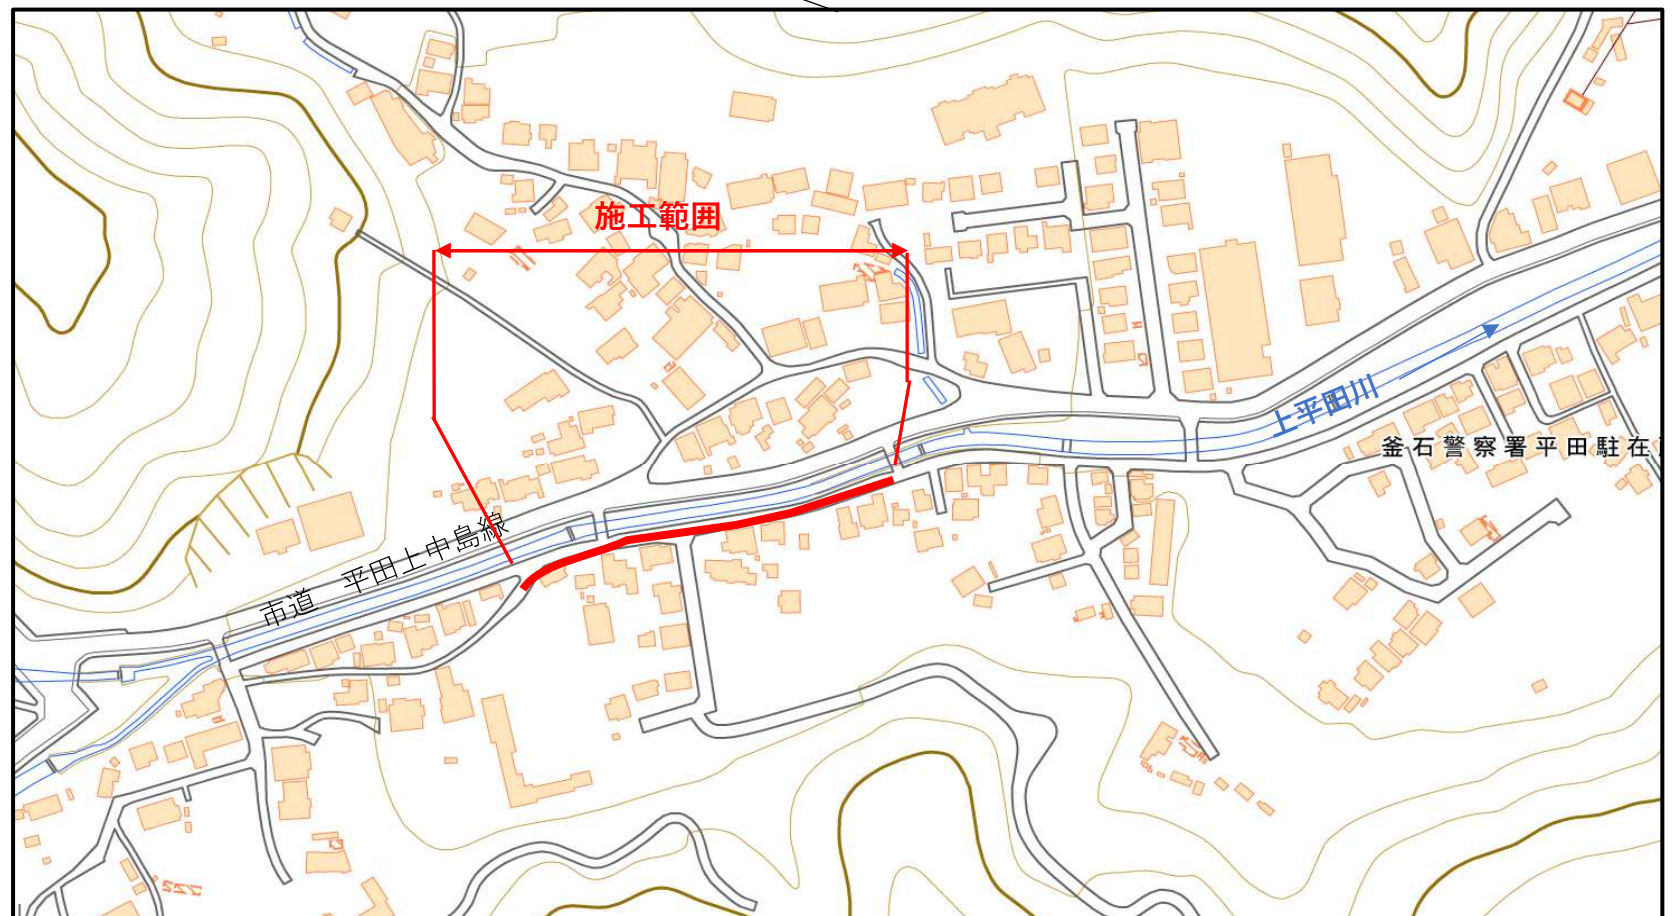


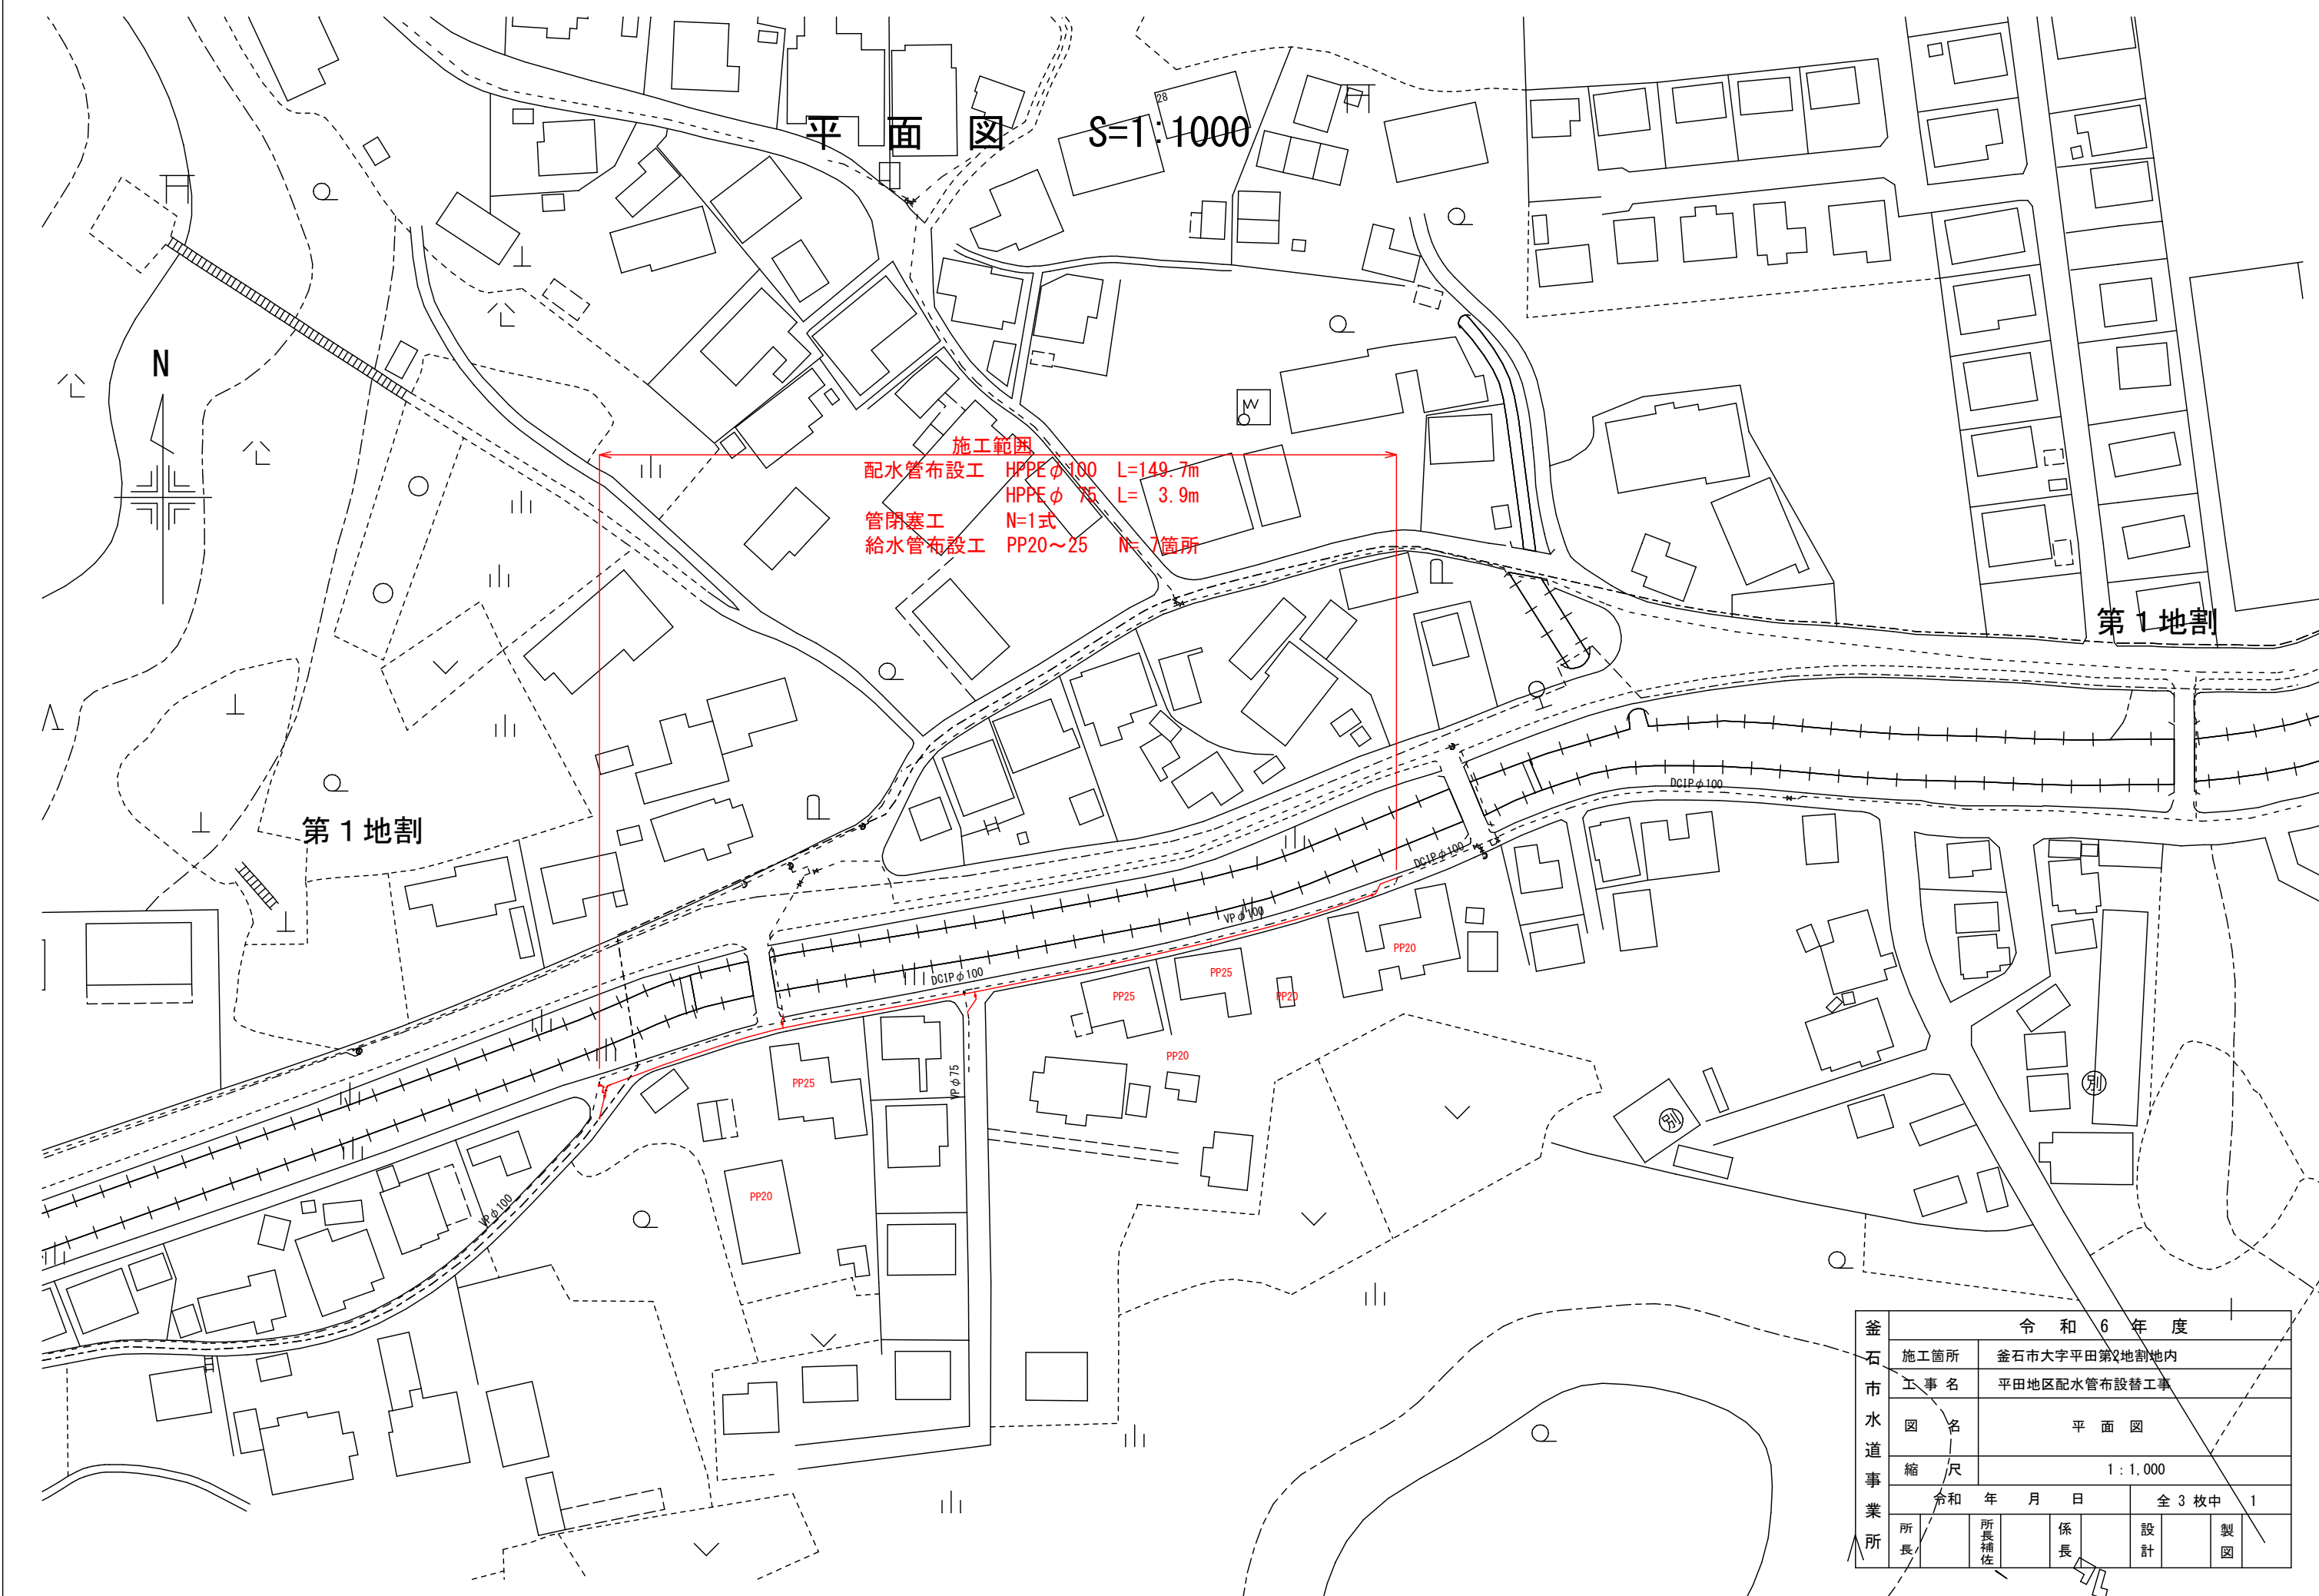

釜石市水道事業所	令和6年度					
	施工箇所	釜石市大字平田第2地割地内				
	工事名	平田地区配水管布設替工事				
	図名	平面図				
	縮尺	1:1,000				
	令和 年 月 日			全3枚中 1		
所長		所長補佐		係長		設計 製図

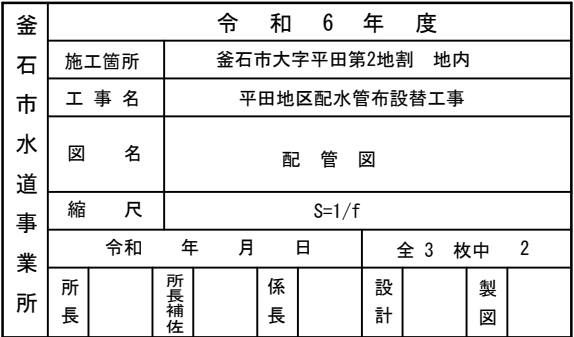


標準断面図

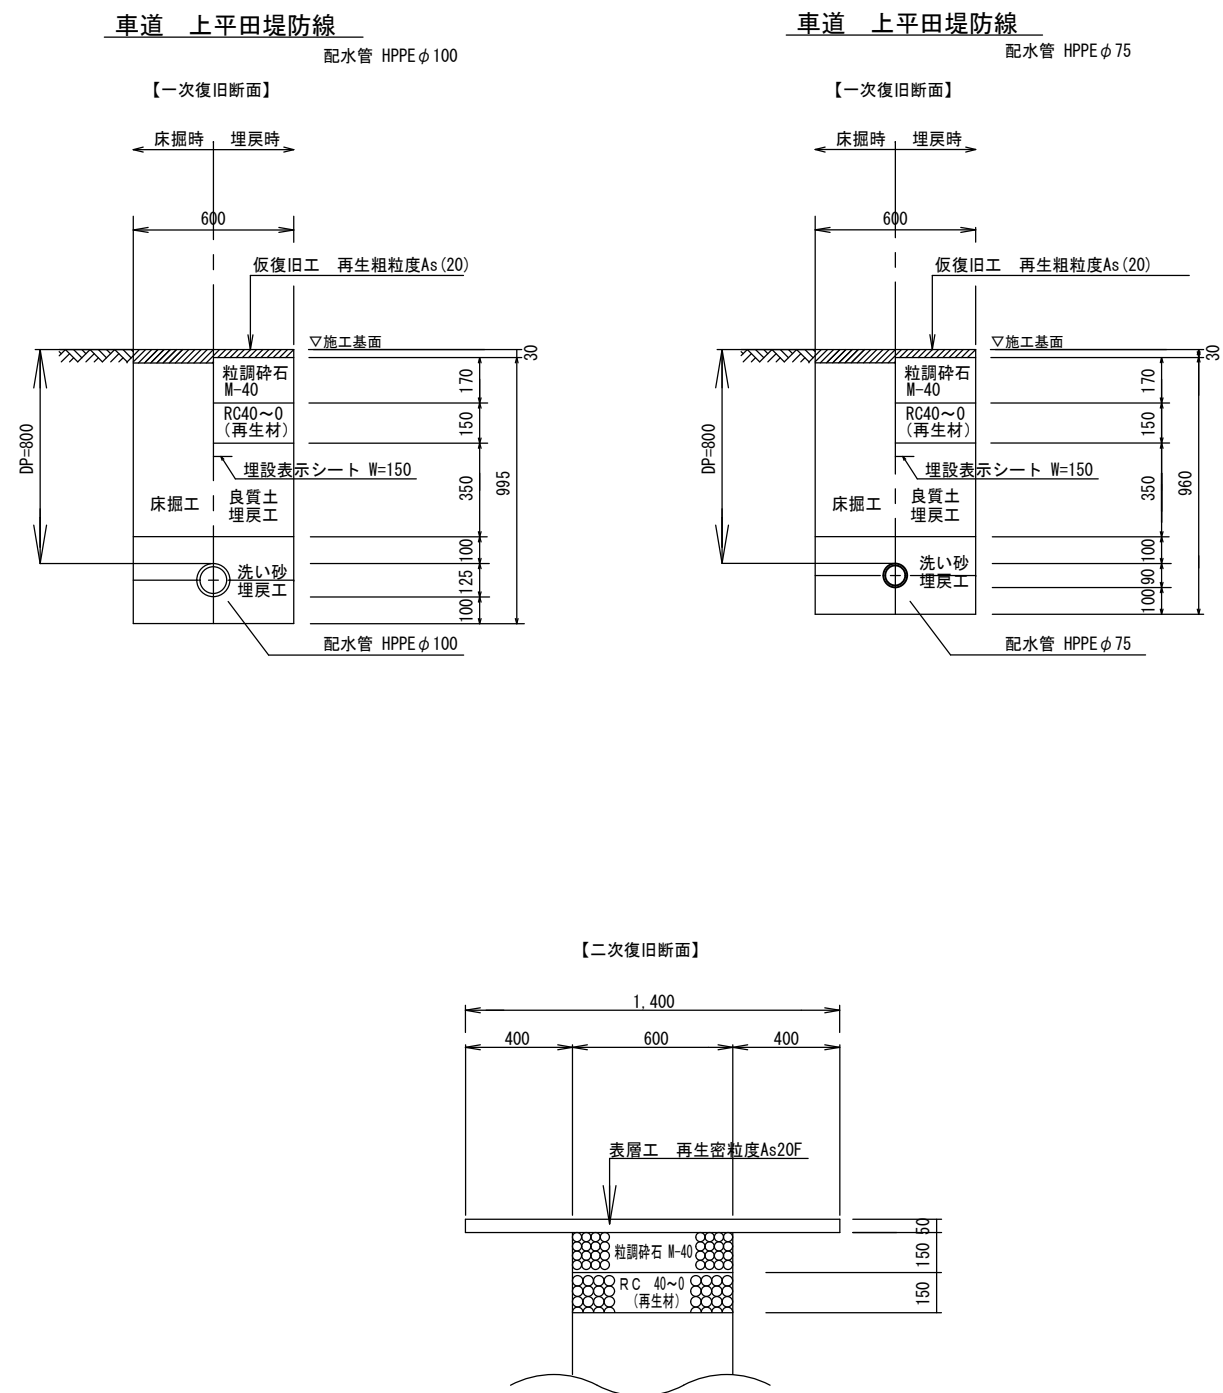


仕切弁筐設置図

平面図

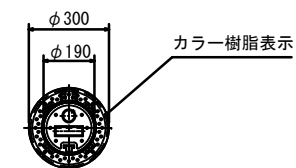

断面図

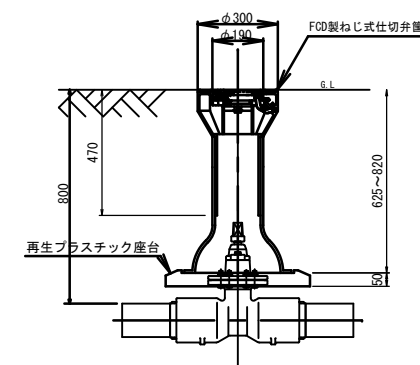

釜石市水道事業所	令和5年度							
	施工箇所	釜石市大字平田第2地割 地内						
	工事名	平田地区配水管布設替工事						
	図名	標準断面図 水道施設標準図						
	縮尺	1:F						
	令和	年	月	日	全3枚中 3			
	添付		所長補佐		添付		認印	認印