

平面図

市図書館


コンクリート構造物取壊し V=17.0m³
(防火水槽)

小佐野小学校

岩手県釜石市			
工事名称	令和6年度		
	小佐野地区防火水槽解体工事		
工事箇所	釜石市小佐野町3丁目6番 地内		
図面名称	平面図	縮尺	1：500
図面番号	全 2 葉中 1 枚		


構造物撤去詳細図

標識撤去工
S=1 : 50

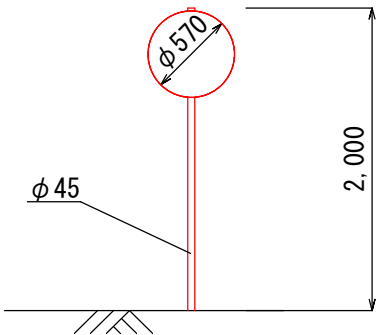

防火水槽取り壊し工
S=1 : 100

平面図

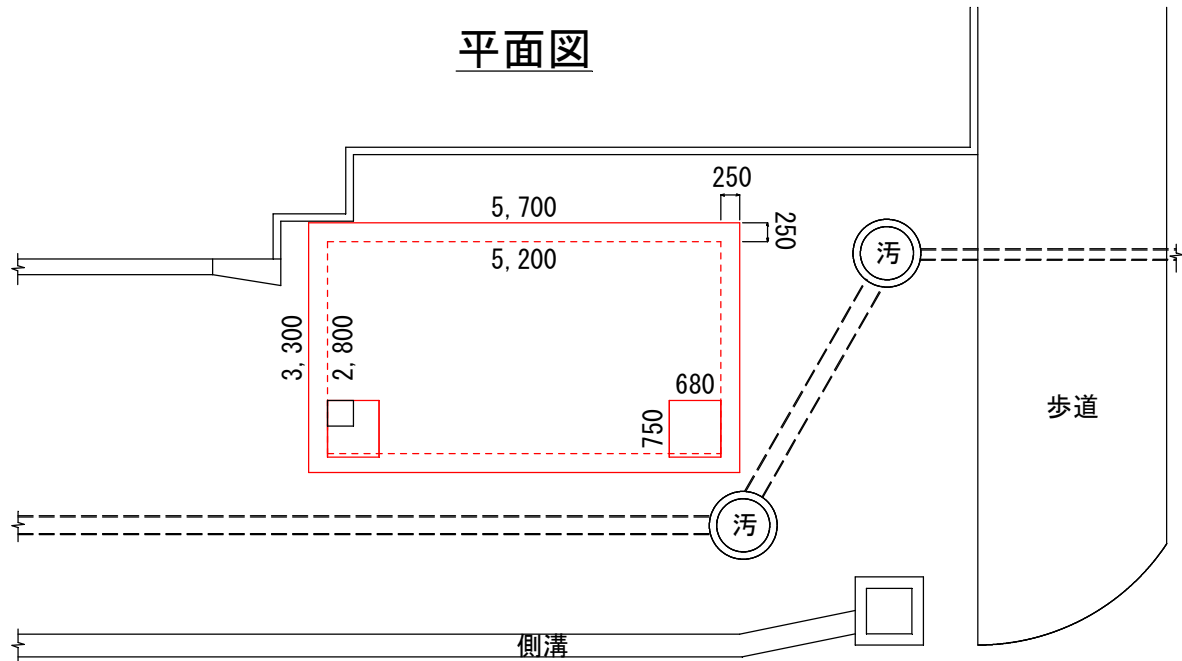

断面図



岩手県釜石市				
工事名称	令和6年度			
	小佐野地区防火水槽解体工事			
工事箇所	釜石市小佐野町3丁目6番 地内			
図面名称	構造物撤去詳細図	縮尺	図 示	
図面番号	全 2 葉 中 2 枚			